


ELEWACJA POŁUDNIOWA 1:100

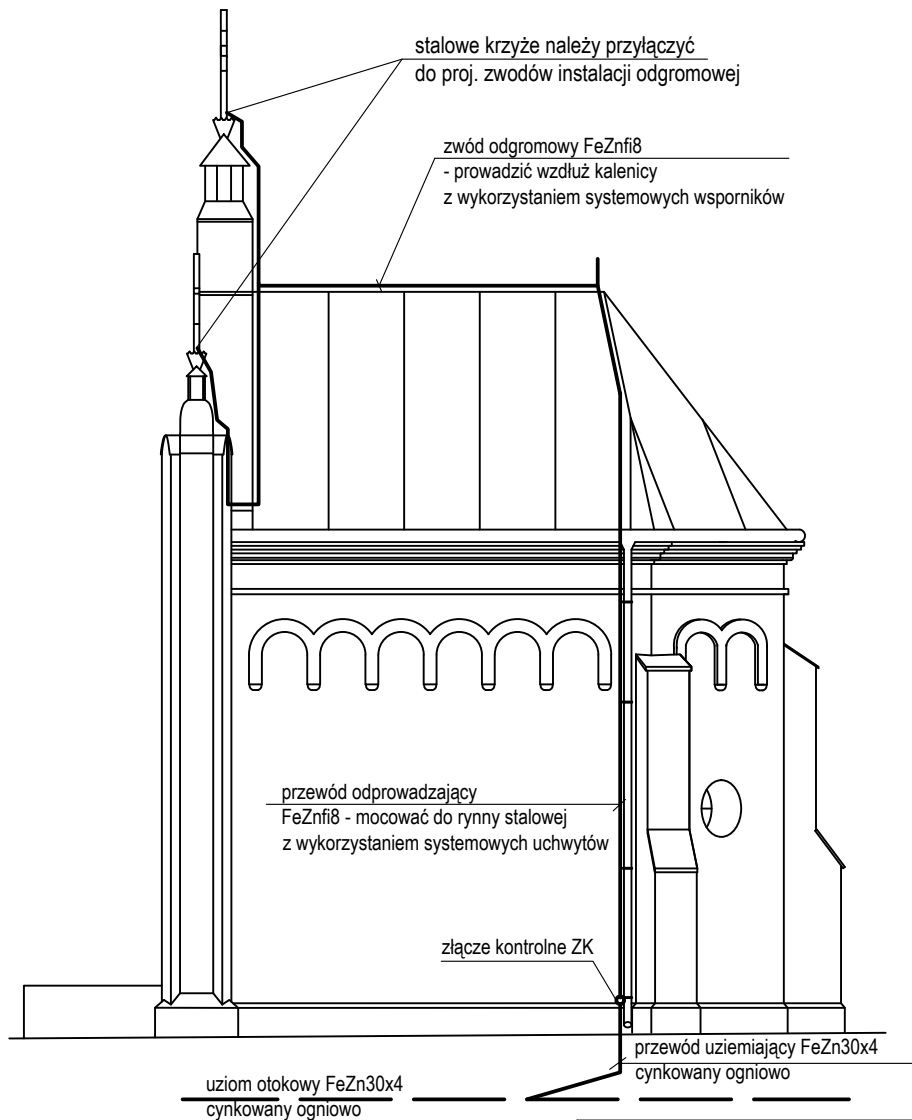

UWAGI:

1. Wszystkie wykonywane w zakresie instalacji odgromowej połączenia zabezpieczyć przed korozją.
2. Rezystancja uziomu nie większa niż 10Ω.

JKPROJEKT PRACOWNIA PROJEKTOWA		37-403 Jastkowice ul. Waloowa 9 tel/fax: 15-642-5650 tel kom: 601 292 790 e-mail: jkprojekt@interia.eu	
Objekt: PRACE KONSERWATORSKIE PRZY NAJSTARSZEJ CZĘŚCI CMENTARZA PARAFIALNEGO I KAPLICY W STANACH - PROJEKT INSTALACJI ODGROMOWEJ			
Adres: DZIAŁKA NR 1754/1 OBREB: 0007 STANY STANY, UL. GRĘBOWSKA 14, 37-433 BOJANÓW			
Inwestor: RZYMSKOKATOLICKA PARAFIA STANY P.W. ŚW. JANA GWALBERTA I ŚW. TEKLI STANY, UL. GRĘBOWSKA 14, 37-433 BOJANÓW			
Funkcja	Imię Nazwisko	Nr. i specjalność uprawnień	Podpis
PROJEKTOWAŁ	mgr inż. MARIUSZ ROLEK	PKK/0074/POOE/05 Specjalność instalacyjna w zakresie sieci instalacji elektrycznych	
SPRAWDZIŁ	mgr inż. MAREK WATRAS	PKK/0240/POOE/12 Specjalność instalacyjna w zakresie sieci instalacji elektrycznych	
Branża: ELEKTRYCZNYCH		Faza projektu: PROJEKT TECHNICZNY	
Skala: 1:100		Data projektu: 05.2024	
Nazwa rysunku PLAN INSTALACJI ODGROMOWEJ ELEWACJA POŁUDNIOWA			
Projekt nr: 698/2024			Rys. nr: 2
Zastrzeżenie: Zastrzeżenie wszelkie prawa wynikające z Ustawy o prawie autorskim. Rysunek niniejszy nie może być w całości lub w części przerysowany, uzupełniony lub odstępiony komukolwiek, bez pisemnej zgody firmy JKPROJEKT w Jastkowicach			