


RZUT DACHU 1:100

stalowe krzyże należy przyłączyć do proj. zwodów instalacji odgromowej

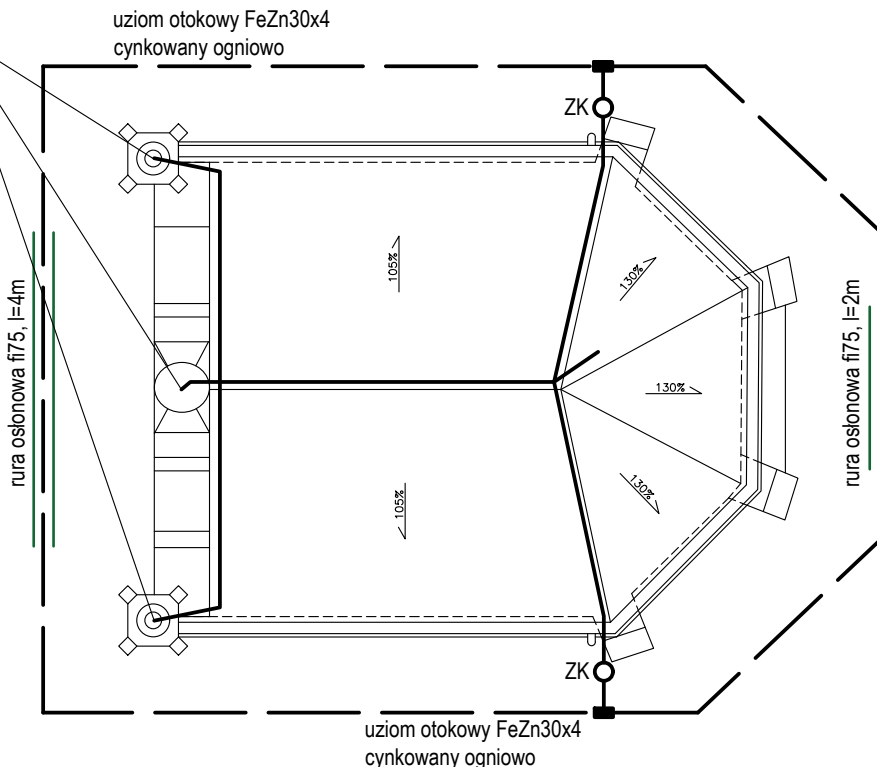

OZNACZENIA:

ZK ○ - złącze kontrolne kompletne, montaż na wysokości ok. 45cm,

UWAGI:

1. Projektowane zwody odgromowe oraz przewody odprowadzające wykonać drutem stalowym FeZnfi8. Prowadzenie na wspornikach przystosowanych do pokrycia dachowego.
2. Do projektowanych zwodów przyłączyć stalowe krzyże.
3. Przewody uziemiające wykonać taśmą FeZn30x4 cynkowaną ogniowo.
4. Jako uziom otokowy wykorzystać taśmę FeZn30x4 cynkowaną ogniowo. Taśmę układać na głębokości min. 0,5m w odległości min. 1m od fundamentów budynku.
5. Wszystkie wykonywane w zakresie instalacji odgromowej połączenia zabezpieczyć przed korozją.
6. Rezystancja uziomu nie większa niż 10Ω.

JKPROJEKT		37-403 Jastkowice ul. Wąłowa 9	
PRACOWNIA PROJEKTOWA		tel/fax: 15-642-5650 tel kom: 601 292 790 e-mail: jkprojekt@interia.eu	
Obiekt: PRACE KONSERWATORSKIE PRZY NAJSTARSZEJ CZĘŚCI CMENTARZA PARAFIALNEGO I KAPLICY W STANACH - PROJEKT INSTALACJI ODGROMOWEJ			
Adres: DZIAŁKA NR 1754/1 OBREB: 0007 STANY STANY, UL. GRĘBOWSKA 14, 37-433 BOJANÓW			
Inwestor: RZYMSKOKATOLICKA PARAFIA STANY P.W. ŚW. JANA GWALBERTA I ŚW. TEKLI STANY, UL. GRĘBOWSKA 14, 37-433 BOJANÓW			
Funkcja	Imię Nazwisko	Nr. i specjalność uprawnień	Podpis
PROJEKTOWAŁ	mgr inż. MARIUSZ ROLEK	PDK/0074/POOE/05 Specjalność instalacyjna w zakresie sieci instalacji elektrycznych	
SPRAWDZIŁ	mgr inż. MAREK WATRAS	PDK/0240/POOE/12 Specjalność instalacyjna w zakresie sieci instalacji elektrycznych	
Branża: ELEKTRYCZNYCH		Faza projektu: PROJEKT TECHNICZNY	
Skala: 1:100		Data projektu: 05.2024	
Nazwa rysunku PLAN INSTALACJI ODGROMOWEJ			
Projekt nr: 698/2024			Rys. nr: 1
Zastrzeżenie: Zastrzeżenie wszelkie prawa wynikające z Ustawy o prawie autorskim. Rysunek niniejszy nie może być w całości lub w części przerysowany, uzupełniony lub odstąpiony komukolwiek, bez pisemnej zgody firmy JKPROJEKT w Jastkowicach			